


**2 PLANTA BAIXA PAVTO. SUPERIOR**  
 ÁREA: 124,42m<sup>2</sup>  
 ESCALA: 1/100

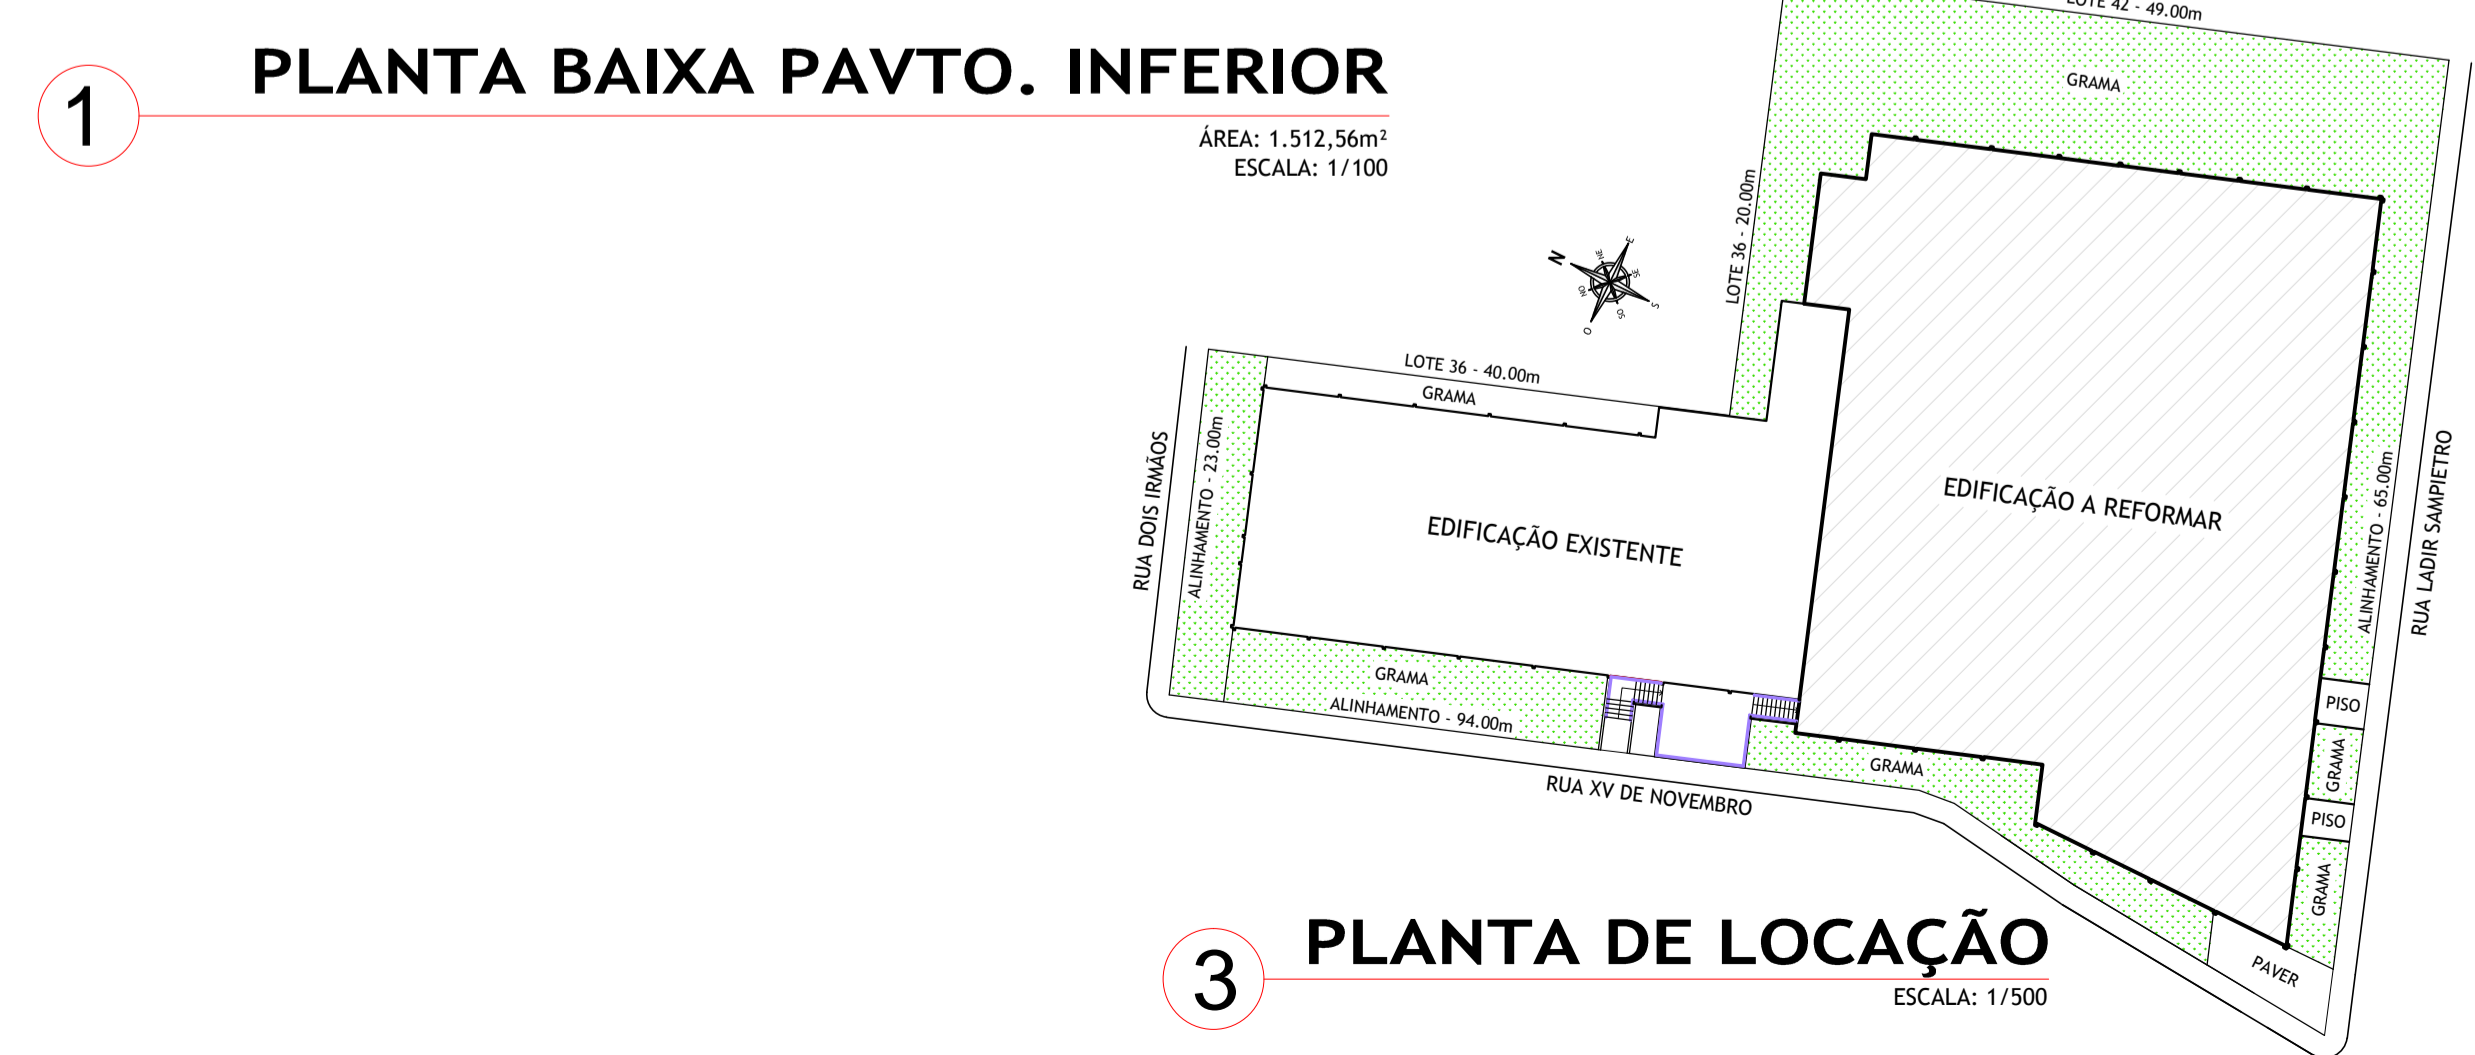

**1 PLANTA BAIXA PAVTO. INFERIOR**  
 ÁREA: 1.512,56m<sup>2</sup>  
 ESCALA: 1/100

**3 PLANTA DE LOCAÇÃO**  
 ESCALA: 1/500

**4 PLANTA DE SITUAÇÃO**  
 ESCALA: 1/2000

**OBSERVAÇÃO:**  
 1. O CENTRO DE EVENTOS NÃO FARÁ USO DE GÁS GLP;  
 2. DURANTE OS EVENTOS TODAS AS PORTAS DEVERÃO PERMANECER ABERTAS;

**OBSERVAÇÃO:**  
 1. A COZINHA NÃO FARÁ USO DE GÁS GLP;

LEGENDA/SIMBOLOGIA	
	EXTINTOR DE PÓ QUÍMICO - 4KG - PQS
	EXTINTOR DE PÓ QUÍMICO - 6KG - PQS
	EXTINTOR DE GÁS CARBÔNICO - 6KG - CO2
	EXTINTOR ÁGUA PRESSURIZADA AP-10L
	PISO ANTIDERRAPANTE E INCOMBUSTÍVEL (COEF. DE FRICÇÃO DINÂMICO 0,4-ENSAIO A SECOE ÚMIDO)
	CORRIMÃO PADRÃO (VER DETALHE)
	GUARDA CORPO PADRÃO (VER DETALHE)
	LUMINÁRIA DE SINALIZAÇÃO DE ABANDONO DE LOCAL (BLOCO AUTÔNOMO)
	LUMINÁRIA DE BALIZAMENTO (BLOCO AUTÔNOMO)
	LUMINÁRIA DE BALIZAMENTO (BLOCO AUTÔNOMO)
	BLOCO AUTÔNOMO DE ILUMINAÇÃO DE EMERGÊNCIA - 9W
	BLOCO AUT. DIRECIONADO DE ILLUM. DE EMERGÊNCIA - 2x35W
	SENTIDO DA ROTA DE FUGA
	REGISTRO DE CORTE JUNTO AOS EQUIPAMENTOS DE QUEIUMA
	VENTILAÇÃO PERMANENTE ÁREA ÚTIL MÍNIMA 200cm <sup>2</sup>
	PE PLACA - PLANTA DE EMERGÊNCIA
	PI PLACA INDICATIVA LOTAÇÃO MÁXIMA
	N PLACA - NÚMERO DO PAVIMENTO (VER DETALHE 06)
	F4FO FOGÃO RESIDENCIAL COM 04 QUEIMADORES E 01 FORNO CONSUMO DE GLP: 117kcl/min
	TUBULAÇÃO GLP (COBRE CLASSE A)

CARIMBOS/APROVAÇÕES:

**MUNICÍPIO DE PRESIDENTE CASTELLO BRANCO**  
 RUA ALBERTO ERNESTO LANG, 29 - CENTRO - CEP.: 89.745-000  
 PRESIDENTE CASTELLO BRANCO-SC  
 FONE/FAX: (49) 3457-1122  
 SITE: www.castellobranco.sc.gov.br - e-mail: prefeitura@castellobranco.sc.gov.br

PPCI.CAS.REV-01	27/05/2019	ALTERAÇÃO CONFORME LAUDO DE EXIGÊNCIAS - 1ª ANÁLISE (CBMSC)	GUSTAVO BARBIERI
PPCI.CAS.REV-00	28/03/2019	EMIÇÃO INICIAL	GUSTAVO BARBIERI
REVISÃO	DATA	DESCRIÇÃO	DESENHO

**PPCI - CENTRO DE EVENTOS CASTELÃO**  
 RUA XV DE NOVEMBRO ESQ. RUA LADIR SAMPIETRO - CENTRO - PRESIDENTE CASTELLO BRANCO-SC

CONTEÚDO:  
 PLANTA BAIXA PAVTO. INFERIOR, PLANTA BAIXA PAVTO. SUPERIOR, PLANTA DE SITUAÇÃO, PLANTA DE LOCAÇÃO, DETALHES E LEGENDA.

PROPRIETÁRIO:  
**ADEMIR DOMINGOS MIOTTO**  
 PREFEITO MUNICIPAL - MUNICÍPIO DE PRESIDENTE CASTELLO BRANCO

AUTOR DO PROJETO:  
**GUSTAVO BOCHI BARBIERI**  
 ENGENHEIRO CIVIL CREA 078.792-5/SC

DESENHO:  
 GUSTAVO BARBIERI

ESCALA:  
 1:50 OU INDICADA

DATA:  
 MARÇO/2019

ARQUIVO:  
 PPCI-CASTELAO.DWG

TIPO:  
 PREVENTIVO

ÁREA:  
 1.636,98m<sup>2</sup>

FOLHA:  
**01**  
 PPCI 02

FORMATO A1 - (841,00x594,00mm)